



**Dettaglio motocondensante**


scala 1:50

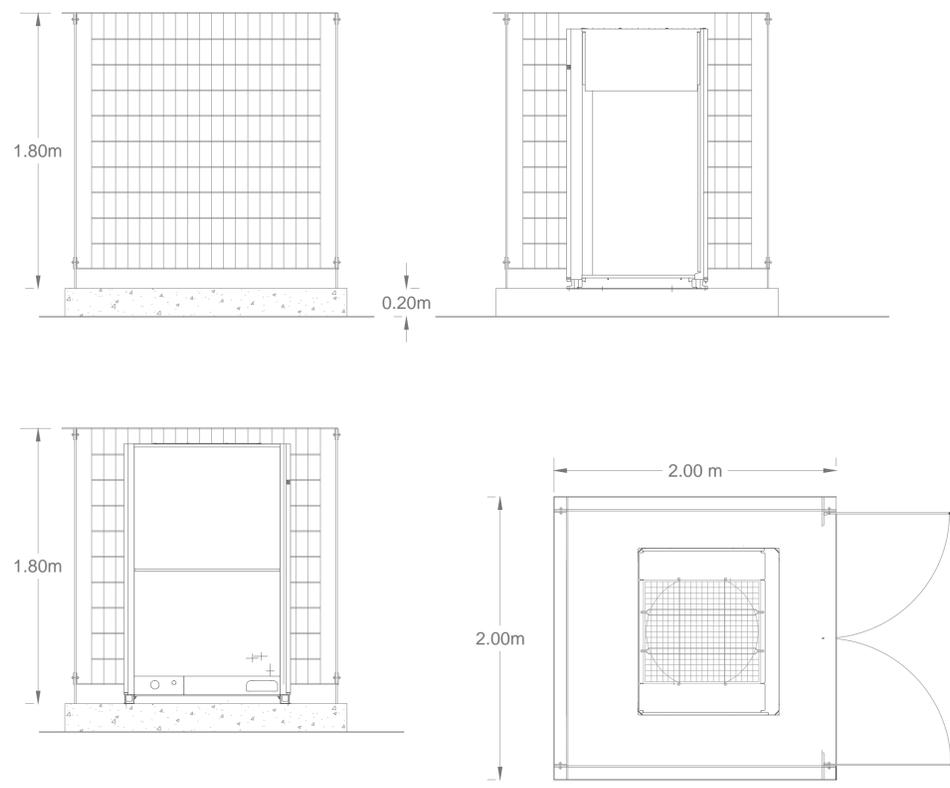


**Dettaglio di installazione**

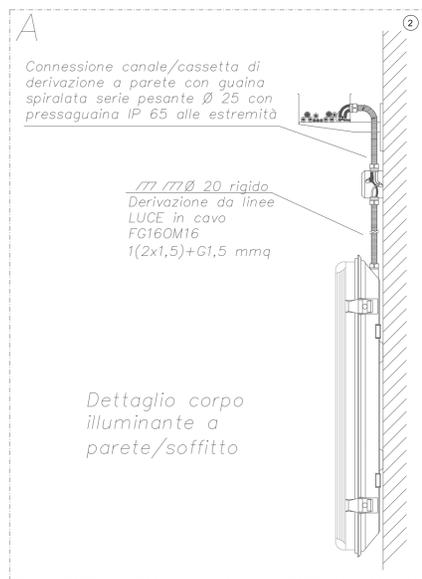


- Il collettore (o nodo) di terra va realizzato con una barra, ad esempio di rame

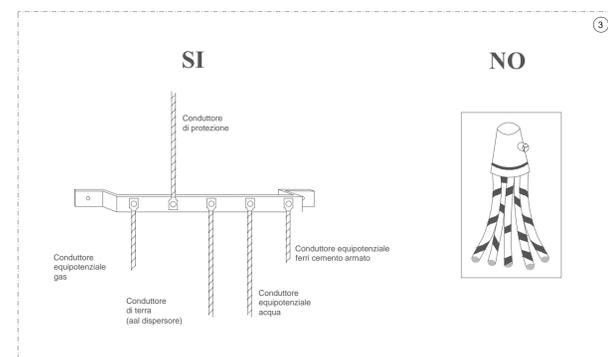


- Sezione minima del conduttore di protezione facente parte della stessa conduttura dei conduttori di fase

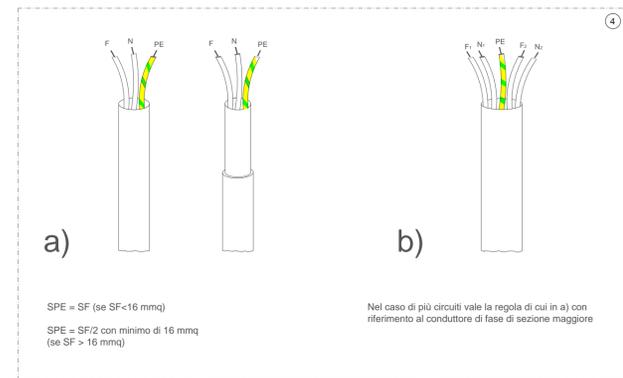

- particolare corrugati

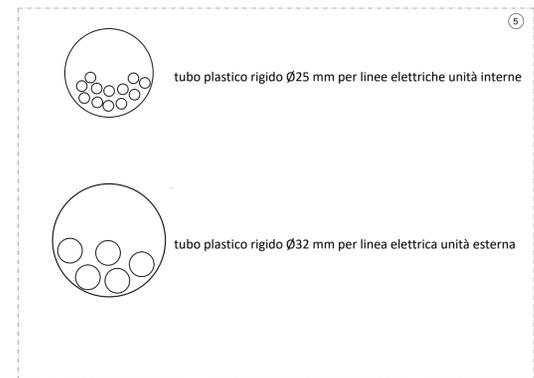


basamento in cca recinzione metallica

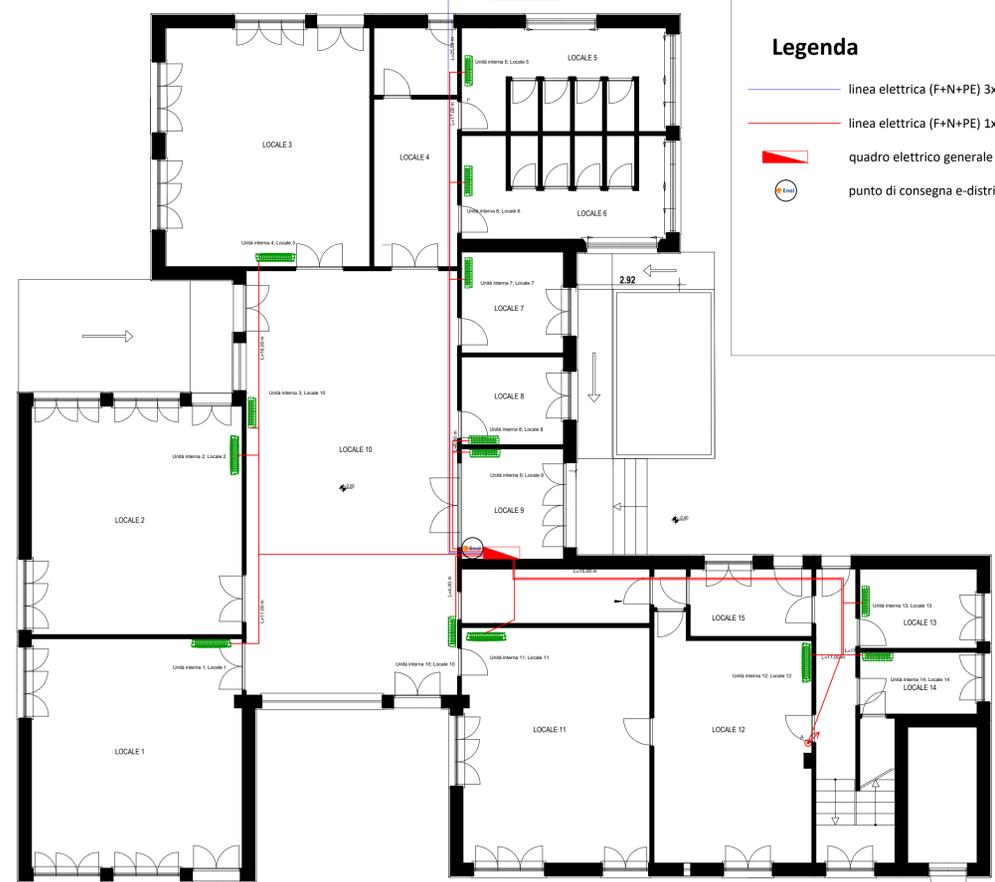

**Legenda**

- linea elettrica (F+N+PE) 3x4+1x4+1x4 mm2
- linea elettrica (F+N+PE) 1x1,5+1x1,5+1x1,5 mm2
- ▴ quadro elettrico generale
- punto di consegna e-distribuzione

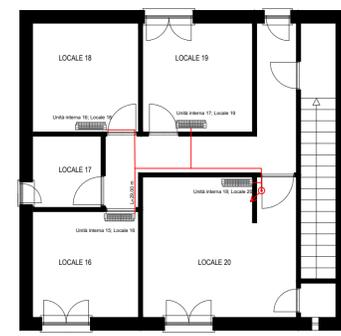

Pianta Piano Terra scala 1:100

Pianta Piano Primo scala 1:100

**PERIODICO**

3 Periodico Srl Ingegneria- Piazza Castelnuovo n° 42 - 90141 Palermo  
+39 091 5076934 - www.3periodico.it - info@3periodico.it - P.IVA e CF 05882310823



**COMUNE DI CASTELBUONO**

PROGETTAZIONE DEFINITIVA- ESECUTIVA DEI LAVORI DI "RIQUALIFICAZIONE ENERGETICA DELLA SCUOLA MATERNA VIA N  
CUP: H34F18000190006

|                  |   |                       |                |
|------------------|---|-----------------------|----------------|
| <b>Elaborato</b> | Schema impianto elettrico e dettagli componenti |                       | <b>Nr. 2.9</b> |
| <b>Scala</b>     | varie   | <b>Formato tavola</b> | A1             |

| Rev | Data       | Descrizione | Emesso                | Verificato          | Approvato         |
|-----|------------|-------------|-----------------------|---------------------|-------------------|
| 00  | 30/03/2020 | Emissione   | Ing. Girolamo Lattuca | Ing. Gaspare Biondo | Ing. Paolo Gesani |
|     |            |             |                       |                     |                   |
|     |            |             |                       |                     |                   |

|        |                                |
|--------|--------------------------------|
| Il RUP | Il Tecnico / Direttore tecnico |
|--------|--------------------------------|