

ELABORATI:

- Relazione generale
- Documentazione fotografica
- Rilievo planialtimetrico
- Relazione tecnico-sanitaria
- Relazione paesaggistica
- Elaborati grafici dello stato di fatto:
- Planimetria in scala 1:500
- Sezioni e profili in scala 1:500
- Elaborati grafici dello stato futuro:
- Planimetria generale di progetto in scala 1:500
- Sezioni e profili in scala 1:500
- Planimetria di progetto in scala 1:200
- Sezioni e profili in scala 1:200
- Planimetria della viabilità in scala 1:200
- Planimetria degli impianti tecnologici in scala 1:200
- Planimetria degli impianti acque bianche e fognatura in scala 1:200
- Profili longitudinali dell'impianto acque bianche in scala 1:100
- Planimetria dell'impianto idrico in scala 1:200
- Planimetria dell'impianto elettrico in scala 1:200
- Particolari costruttivi
- Calcoli esecutivi delle strutture e degli impianti tecnologici
- Relazione tecnica delle strutture (muro di recinzione)
- Fascicolo dei calcoli delle strutture (muro di recinzione)
- Esecutivi di cantiere (muro di recinzione)
- Relazione tecnica dell'opera e delle sue parti
- Piano di sicurezza e di coordinamento D. Lgs. 9 aprile 2008, n. 81
- Fascicolo dell'opera
- Cronoprogramma
- Piano particolare d'esproprio
- Elenco prezzi e analisi prezzi
- Computo metrico estimativo
- Incidenza della manodopera
- Quadro economico
- Schema di contratto
- Capitolato speciale di appalto


COMMITTENTE:

Comune di Castelbuono

PROGETTISTA:

Ing. Patrizia Cicero

Data:

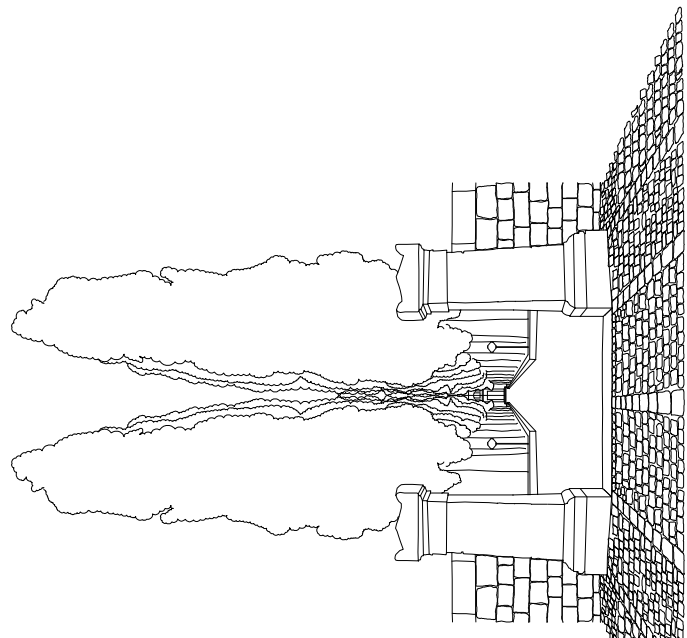

ELABORATI:

- Relazione generale
- Documentazione fotografica
- Rilievo planialtimetrico
- Relazione tecnico-sanitaria
- Relazione paesaggistica
- Elaborati grafici dello stato di fatto:
- Planimetria in scala 1:500
- Sezioni e profili in scala 1:500
- Elaborati grafici dello stato futuro:
- Planimetria generale di progetto in scala 1:500
- Sezioni e profili in scala 1:500
- Planimetria di progetto in scala 1:200
- Sezioni e profili in scala 1:200
- Planimetria della viabilità in scala 1:200
- Planimetria degli impianti tecnologici in scala 1:200
- Planimetria degli impianti acque bianche e fognatura in scala 1:200
- Profili longitudinali dell'impianto acque bianche in scala 1:100
- Planimetria dell'impianto idrico in scala 1:200
- Planimetria dell'impianto elettrico in scala 1:200
- Particolari costruttivi
- Calcoli esecutivi delle strutture e degli impianti tecnologici
- Relazione tecnica delle strutture (muro di recinzione)
- Fascicolo dei calcoli delle strutture (muro di recinzione)
- Esecutivi di cantiere (muro di recinzione)
- Piano di manutenzione dell'opera e delle sue parti
- Piano di sicurezza e di coordinamento D. Lgs. 9 aprile 2008, n. 81
- Fascicolo dell'opera
- Cronoprogramma
- Piano particolare d'esproprio
- Elenco prezzi e analisi prezzi
- Computo metrico estimativo
- Incidenza della manodopera
- Quadro economico
- Schema di contratto

COMMITTENTE:

Comune di Castelbuono

PROGETTISTA:

Ing. Patrizia Cicero

Data:

